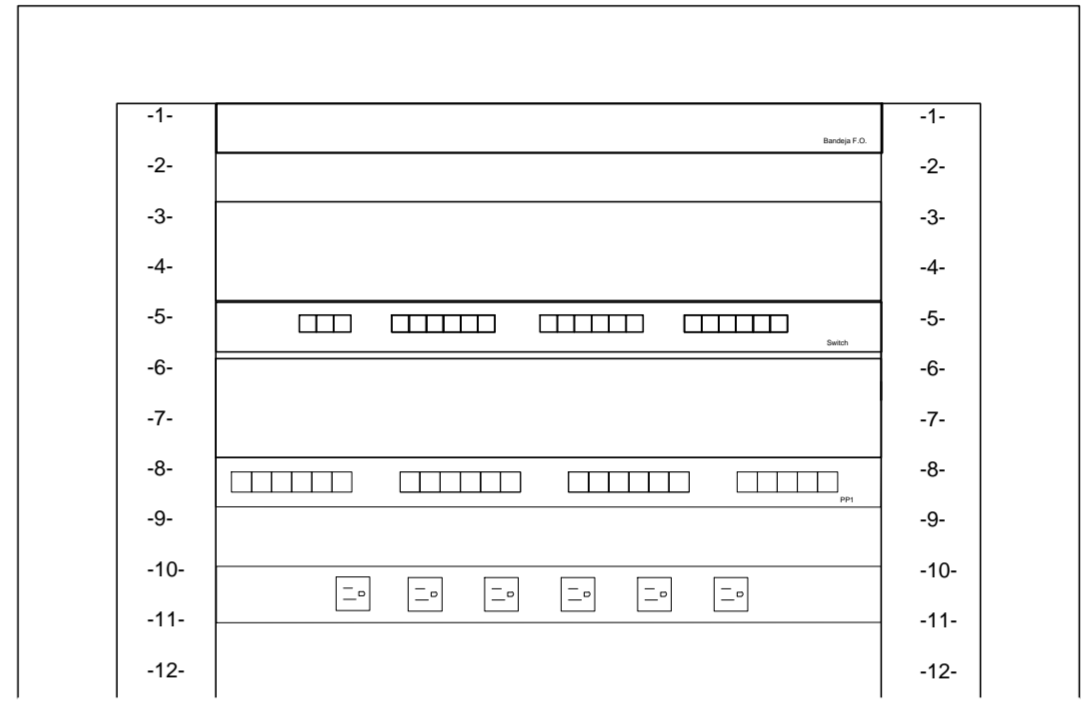


SIMBOLOGIA	
	GABINETE ABATIBLE DE PARED DE 12 UR. (RACK DE CABLEADO ESTRUCTURADO)
	TOMA SIMPLE DE CABLEADO ESTRUCTURADO CAT. 6A (F/UTP - LSZH) INSTALADO A 400mm DESDE EL PISO
	TOMA SIMPLE DE CABLEADO ESTRUCTURADO CAT. 6A (F/UTP - LSZH) INSTALADO EN TECNO RED WFI
	CANALETA TIPO BANDEJA DE 100X50MM CON TAPA
	TUBERIA EMT DE 3/4" Ø BX DE 3/4" PARA DERIVACIONES DIRECTAS ØX6X10 2 UTP CAT. 6A


**CABLEADO ESTRUCTURADO
PLANTA BAJA, RACK CENTRAL
- PB R1 -**

DIAGRAMA DE BLOQUE

- 1. Bandeja F.O.
- 3. 4. Organizador 2 UR
- 5. Switch
- 6. 7. Organizador 2 UR
- 8. Patch Panel
- 10. Regleta



**DIAGRAMA DE CONEXIÓN
UNIFILAR**

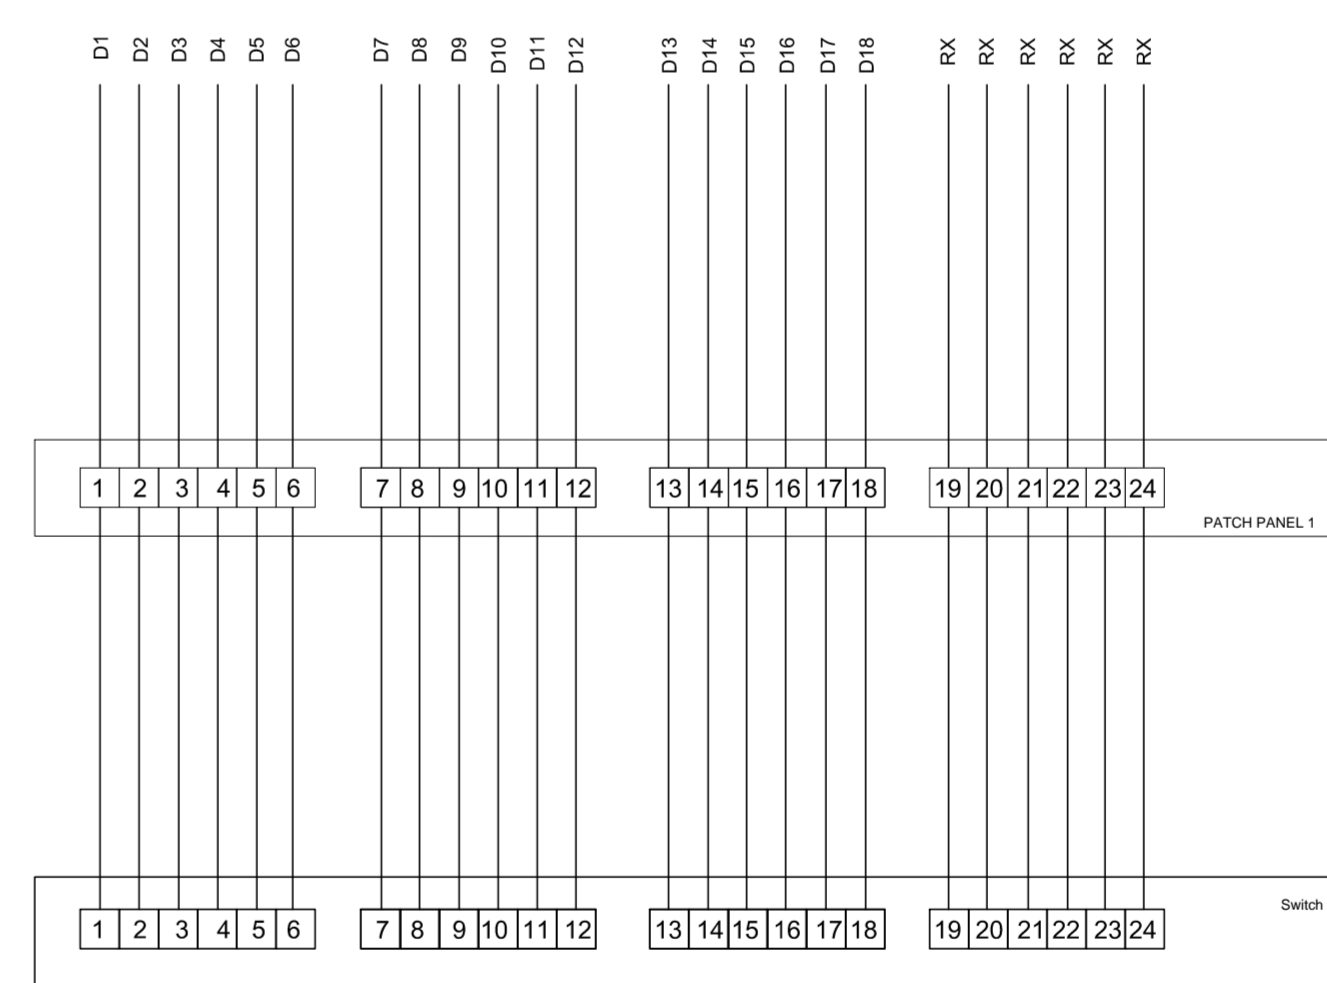

UBICACION

VIA MANTA - MONTECRISTI

**LABORATORIO CENTRAL PARA
EL CONTROL DE CALIDAD DE
AGUA EN LA CIUDAD DE MANTA**

MANTA - ECUADOR

REVISIONES

REV.	FECHA:	INSTITUCION	DIB.	REV.	APR.

PROYECTO

LABORATORIO DE AGUAS

CONTIENE

SISTEMA DE CABLEADO ESTRUCTURADO

FECHA: ENERO 2017 ESCALA: 1:100 LAMINA: ELT-03

NOMBRE DEL ARCHIVO: SISTEMA DE DATOS.DWG

POR LA CONSULTORIA: DISEÑO ELECTRONICO:

ARO, RUBEN FELIX DELGADO ING. VICENTE GUACHAMIN

SENECYT #1006-02-29599 03-17-0861

RECIBIDO:

REVISADO: