


SIMBOLO	DESCRIPCION
	TOMACORRIENTE REGULADO POLARIZADO
	TABLERO ENERGIA REGULADA
	TUBERIA EMT
TRC1	TOMACORRIENTE PLANTA BAJA - NUMERO DE CIRCUITO

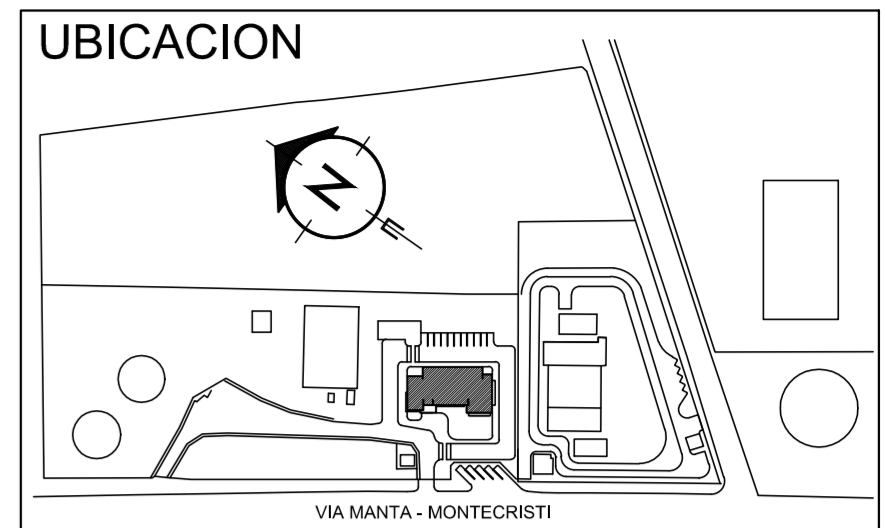

LABORATORIO CENTRAL PARA EL CONTROL DE CALIDAD DE AGUA EN LA CIUDAD DE MANTA
MANTA - ECUADOR

REVISIONES

REV.	FECHA	INSTITUCION	DIB.	REV.	APR.

PROYECTO
LABORATORIO DE AGUAS

CONTIENE
SISTEMA DE TOMACORRIENTES REGULADAS

FECHA ENERO 2017	ESCALA 1:100	LAMINA# EL-03
---------------------	-----------------	------------------

NOMBRE DEL ARCHIVO
SISTEMA ELECTRICO:

POR LA CONSULTORIA: _____ DISEÑO ELECTRICO: _____

RECIBIDO: _____

REVISADO: _____

